


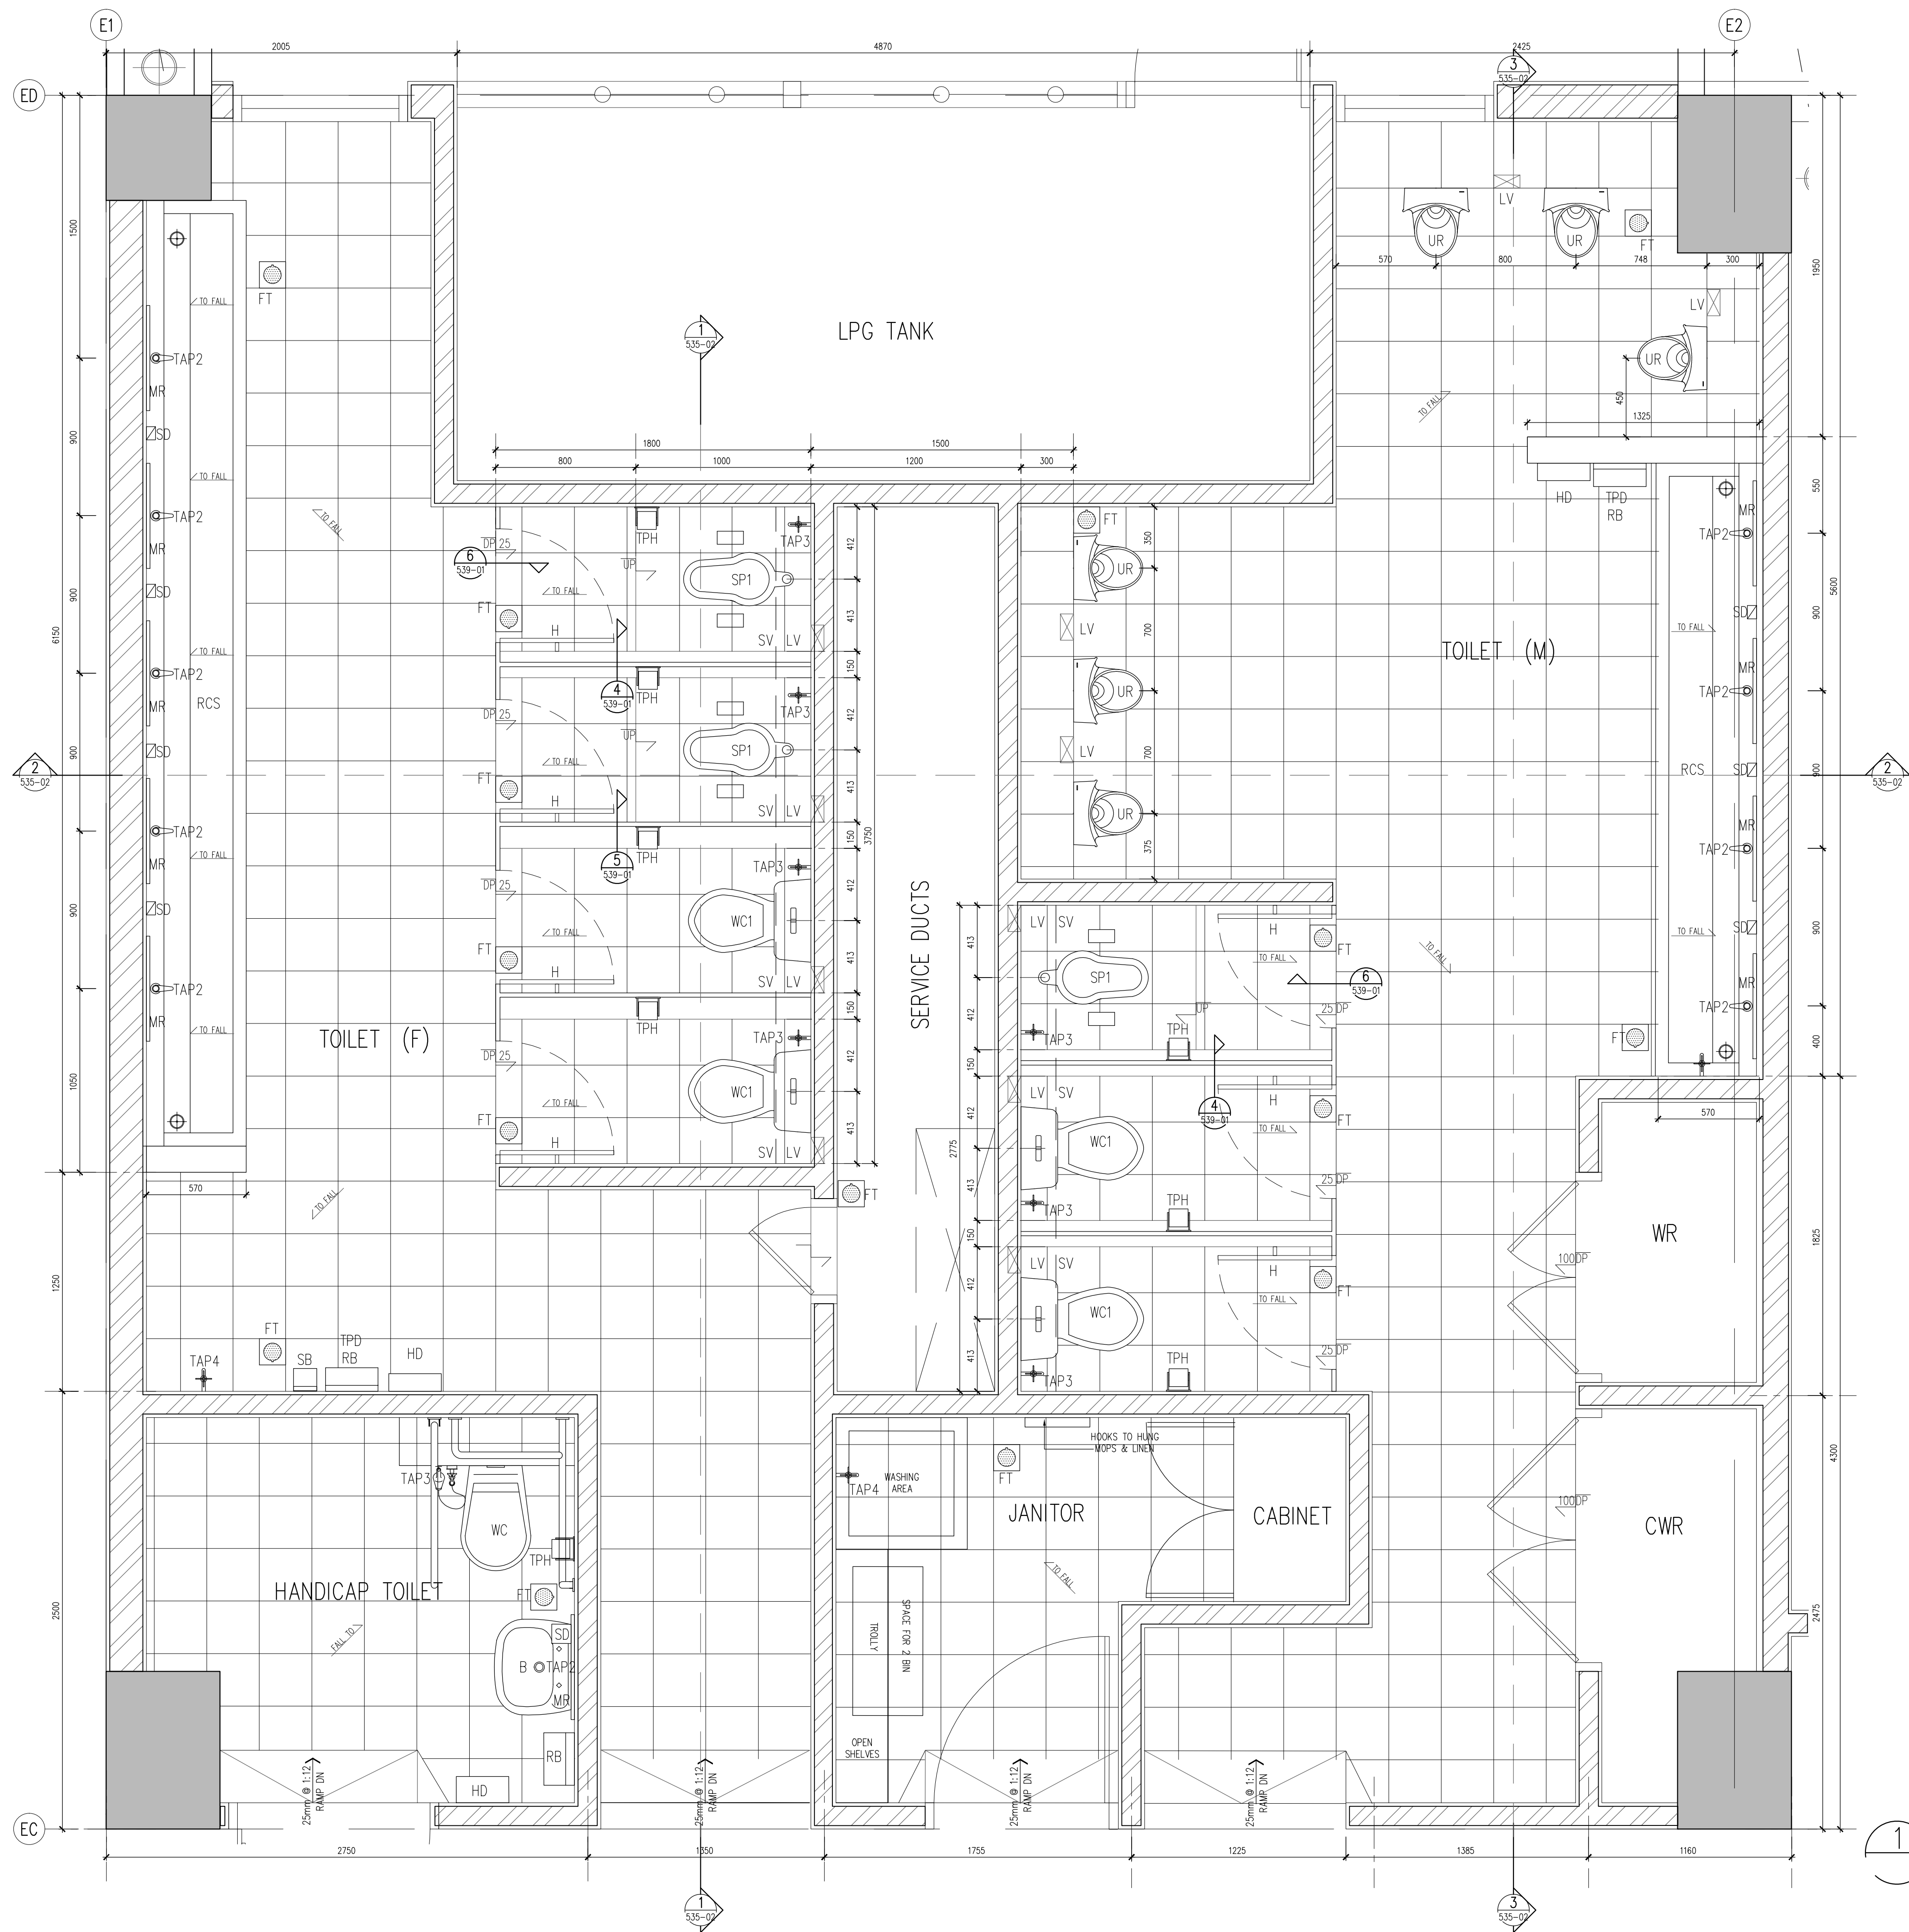

LEGEND :

FT	S.S. FLOOR TRAP
WB	WASH BASIN
MR	MIRROR
SD	SOAP DISPENSER
HD	HAND DRYER
RB	RECESS TRASH BIN
TPD	TOILET PAPER DISPENSER
WC	WATER CLOSET (FLUSH VALVE SYSTEM)
WC1	WATER CLOSET
SP	SQUATING WATER CLOSET (FLUSH VALVE SYSTEM)
SP1	SQUATING WATER CLOSET
TPH	TOILET PAPER HOLDER
UR	URINAL
AP	ACCESS PANEL
LV	LOUVRED VENTILATION
LK	LOCKER
BCH	BENCH WITH HOOKS
TAP1	NORMAL ON/OFF TAP
TAP2	PRESS DOWN BUTTON TAP
TAP3	WATER TAP WITH FLEXIBLE HOSE
TAP4	WATER TAP AT 450MM (H)
SS	SIDE CORNER SHELVE FOR SOAP
H	HOOK TO HAND CLOTHING
RCS	R.C COUNTER SINK
SB	SANITACT BIN
SH	SHOWER
HWP	HOT WATER POINT (FOR ALL SHOWER)
SV	SHELVE TO PUT BAG (FOR ALL TOILET CUBICLE)


NOTES:

- 1- ALL TOILET HAVE SHELVE INSIDE EACH TOILET CUBICAL TO PUT BAG
- 2- ALL FEMALE TOILET HAVE PLACE FOR SANITACT BIN
- 3- ALL WALL TILES UP TO CEILING HEIGHT

Hak Cipta Terpelihara. Tidak dibenarkan mencetak mana-mana bahagian ilustrasi dalam apa jua bentuk dan dengan apa cara pun samada secara elektronik, mencetak, mekanik, rakaman atau cara lain sebelum mendapat kebenaran bertulis dari NRY ARCHITECTS SDN. BHD.

REV.	DATE	DESCRIPTION	REMARK
A	23.06.2016	FIRST ISSUED FOR CONSTRUCTION DRAWING	FARID

KEY PLAN :

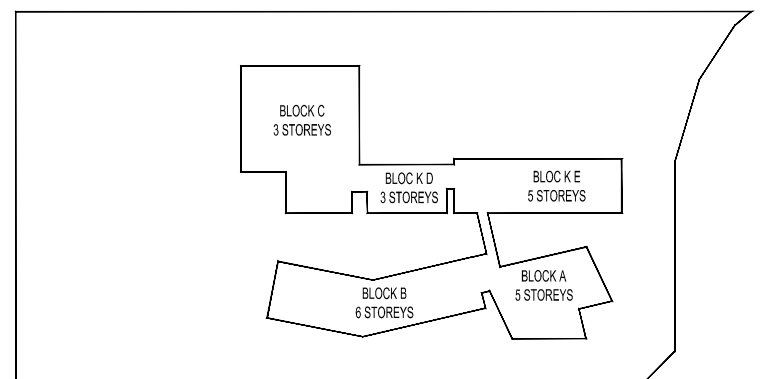

PROJECT TITLE
CADANGAN MEMBINA SEBUAH KOLEJ UNIVERSITI SWASTA DI ATAS PT 5828, PERSIARAN CASSIA BARAT 3, BATU KAWAN, MK. 13, SEBERANG PERAI SELATAN YANG MENDANGUNI :

- BLOK A - PUSAT PENTADBIRAN 5 TINGKAT
- BLOK B - PERPUSTAKAAN DAN BLIK KULIAH 8 TINGKAT
- BLOK C - BANGUNAN AKADEMIK DAN DEWAN SERBAGUNA 3 TINGKAT DENGAN PODIUM
- BLOK D - DEWAN KULIAH DAN KAFETERIA 3 TINGKAT
- BLOK E - BANGUNAN AKADEMIK 5 TINGKAT
- 2 UNIT PONDOK PENGAWAL DAN 1 UNIT TNB 11 KV STESEN SUIS UTAMA

UNTUK : TETUAN KDU COLLEGE (PG) SDN. BHD

LAND OWNER & BUILDING OWNER :

NAMA : DR. CHONG BENG KEOK
JAWATAN : KETUA PEGAWAI EKSEKUTIF (CEO)
NO IC : 610612-02-5048
ALAMAT : KDU COLLEGE (PG) SDN BHD
32, JALAN ANSON,
10400, GEORGE TOWN, PULAU PINANG
NO. TEL : 604-2386368

KITCHEN SPECIALIST : DISHES SDN BHD
NO. 21-1, JALAN SEMENYIH SENTRAL 1,
SEMENYIH SENTRAL
SEMENYIH, 43500, SELANGOR
TEL : +603-872-71201
email : info@dishes.com.my
website : www.dishes.com.my

QS CONSULTANT : UNITECH QS CONSULTANCY SDN. BHD.
12A-A, MENARA NORTHEM
55, JALAN SULTAN AHMAD SHAH,
10050 PENANG

M&E CONSULTANT : PERUNDING P.L.A.
Consulting Mechanical & Electrical Engineers.
8-01, WISMA PANTAI, TEL NO. : (604) 3337990
JALAN WISMA PANTAI, FAX NO. : (604) 3317337
12200, BUTTERWORTH, PENANG. E-MAIL : project@pla-group.com

C&S CONSULTANT : PERUNDING KELANA
CIVIL & STRUCTURAL ENGINEERS
Level 12, Unit 12(D), Wisma Boon Siew,
No.1, Penang Road, 10000 Penang.
Tel: 2622628, Fax: 2641618
(Company No. AS0232772-W)

DESIGN ARCHITECT : ARCHITECTURE GROUP - STUDIO A
CPG CONSULTANTS PTE LTD
238B, THOMSON ROAD, #12-02 TOWER B
NOVENA SQUARE, SINGAPORE 307685
TEL: +65 6357 4468 FAX: +65 6357 4469

ARCHITECT : BH YEOW ARCHITECT (SP/Y61)
15TH FLOOR, BANGUNAN AMMETLIFE
NO.1, JALAN LUMUT, 50400 KUALA LUMPUR
TEL: (03) 4043-1346 FAX: (03) 4043-1349
EMAIL: ybhw@nrasb.com.my

LEMBAGA ARKITEK MALAYSIA
Ar. YEOW BU HWA
ARKITEK PROFESIONAL
No. Pendaftaran: LAM: A/Y61
Saya mengesahkan bahawa pelan-pelan yang diantar adalah mengikut Undang-Undang Kecil Bangunan Seragam 1986 dan Undang-Undang Kecil Bangunan Seragam (Jedat) 2007 [JAKS2007] dan pindaan-pindaan serta garis panduan-garis panduan dan polisi-polisi Majlis Perbandaran Seberang Perai. Saya mengesahkan bahawa kerja-kerja pembinaan akan dijalankan dibawah perjanjian saya. Saya mengesahkan dan mengesahkan pelan-pelan bangunan adalah sebagai design pelan kebenaran merancang yang dilakukan dan akan mematuhi ukuran serta syarat-syarat jabatan teknikal.

CONSTRUCTION DRAWING

DRAWING TITLE :

BLOCK E
MALE & FEMALE TOILET
- PLAN

SCALE : AS SHOWN	CAD NO. : 553_CA-535-01_A.dwg	DATE : JUNE 2016
DRAWN BY : IBRAHIM	CHECK BY : Mr. Farid	
PROJECT NO. : 55314	STATUS : CA	BLOCK : TD
	DWG. NO. : 535	DWG. NO. : 01
		REVISION : A

1 GRD FLOOR PLAN
SCALE = 1 : 20