




03 RAIN WATER DOWN PIPE - 3RD. FLOOR PLAN
543 NOT TO SCALE

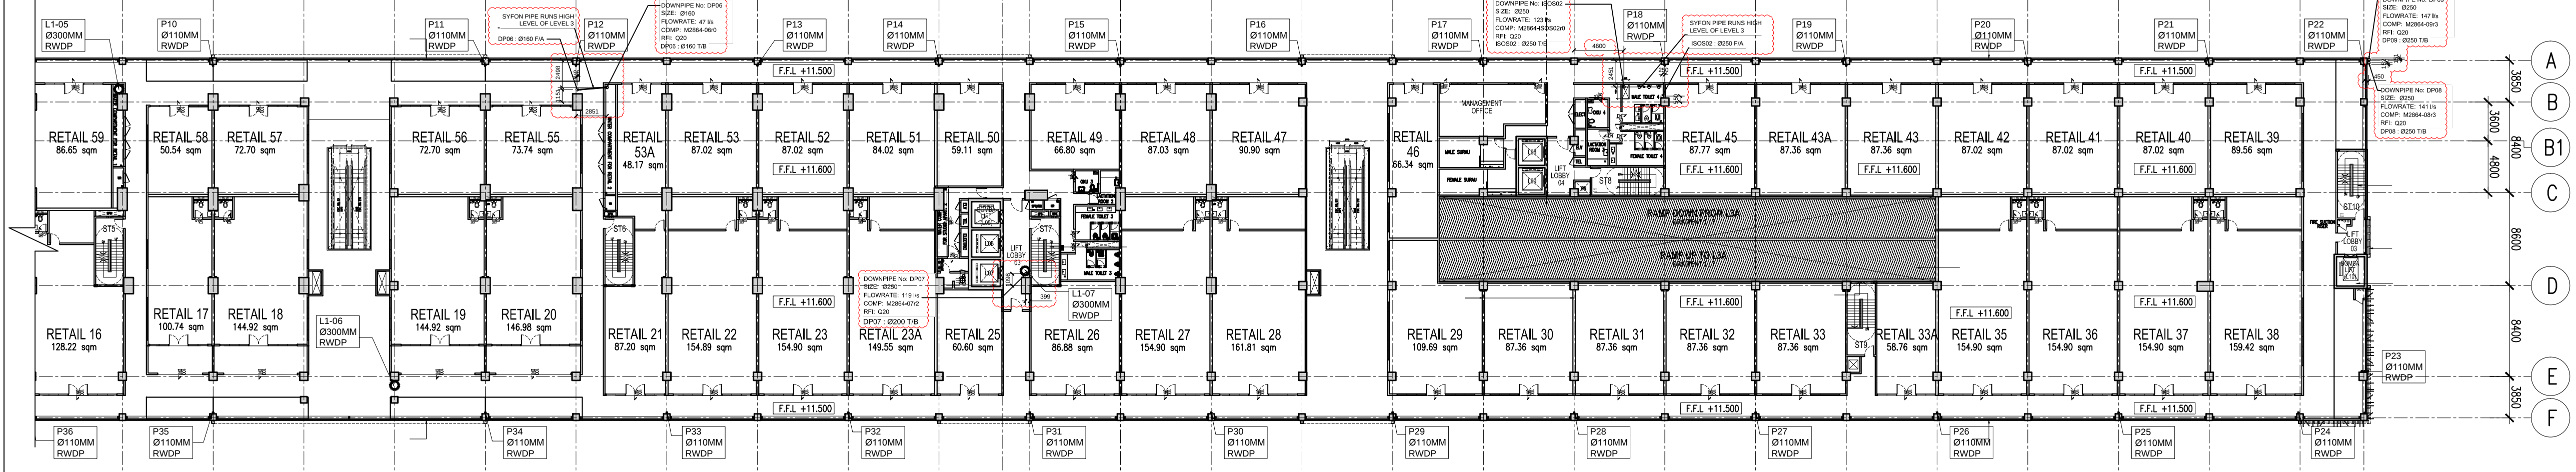

02 RAIN WATER DOWN PIPE - 2ND. FLOOR PLAN
543 NOT TO SCALE

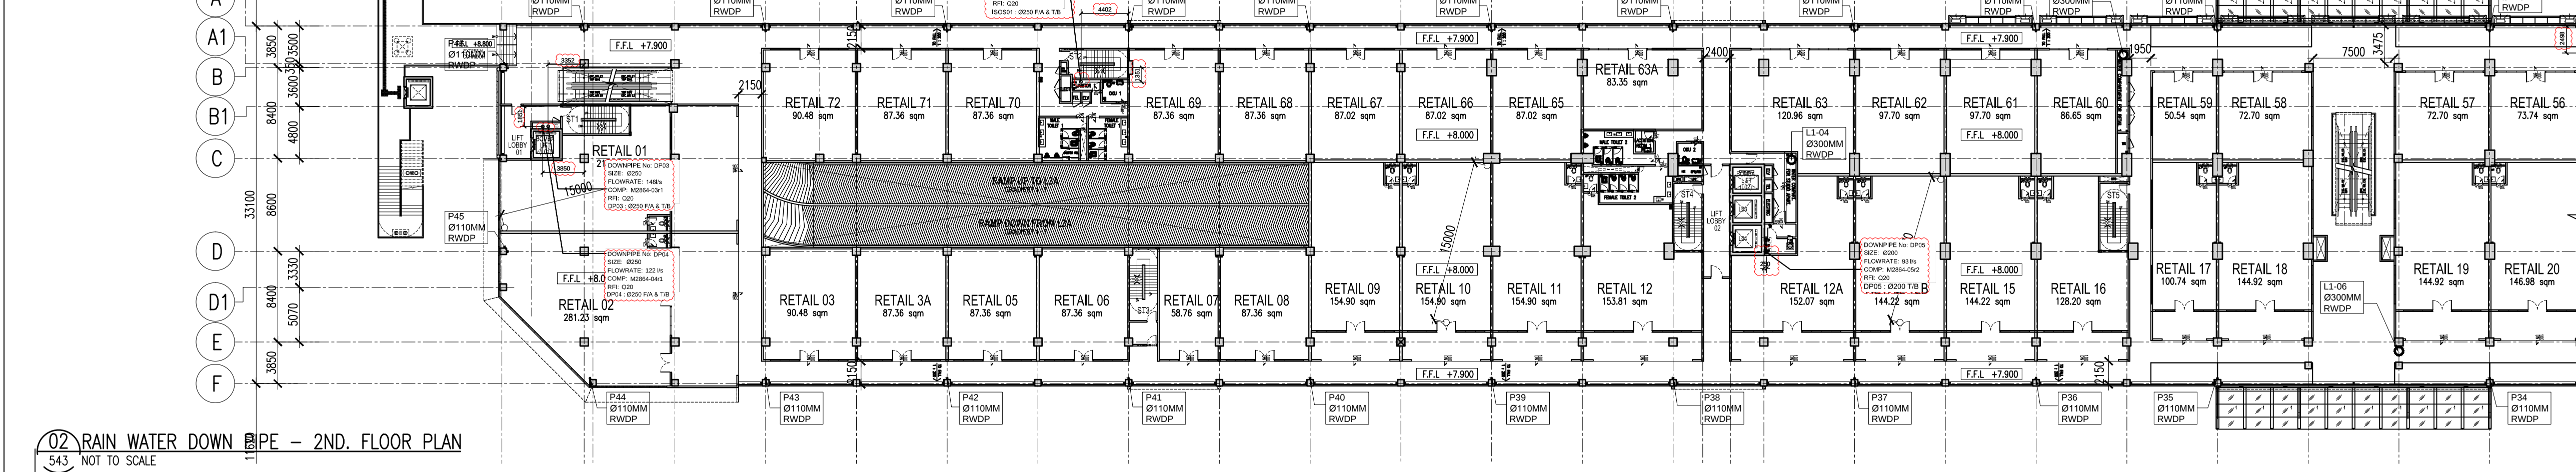


01 RAIN WATER DOWN PIPE - 1ST. FLOOR PLAN
543 NOT TO SCALE

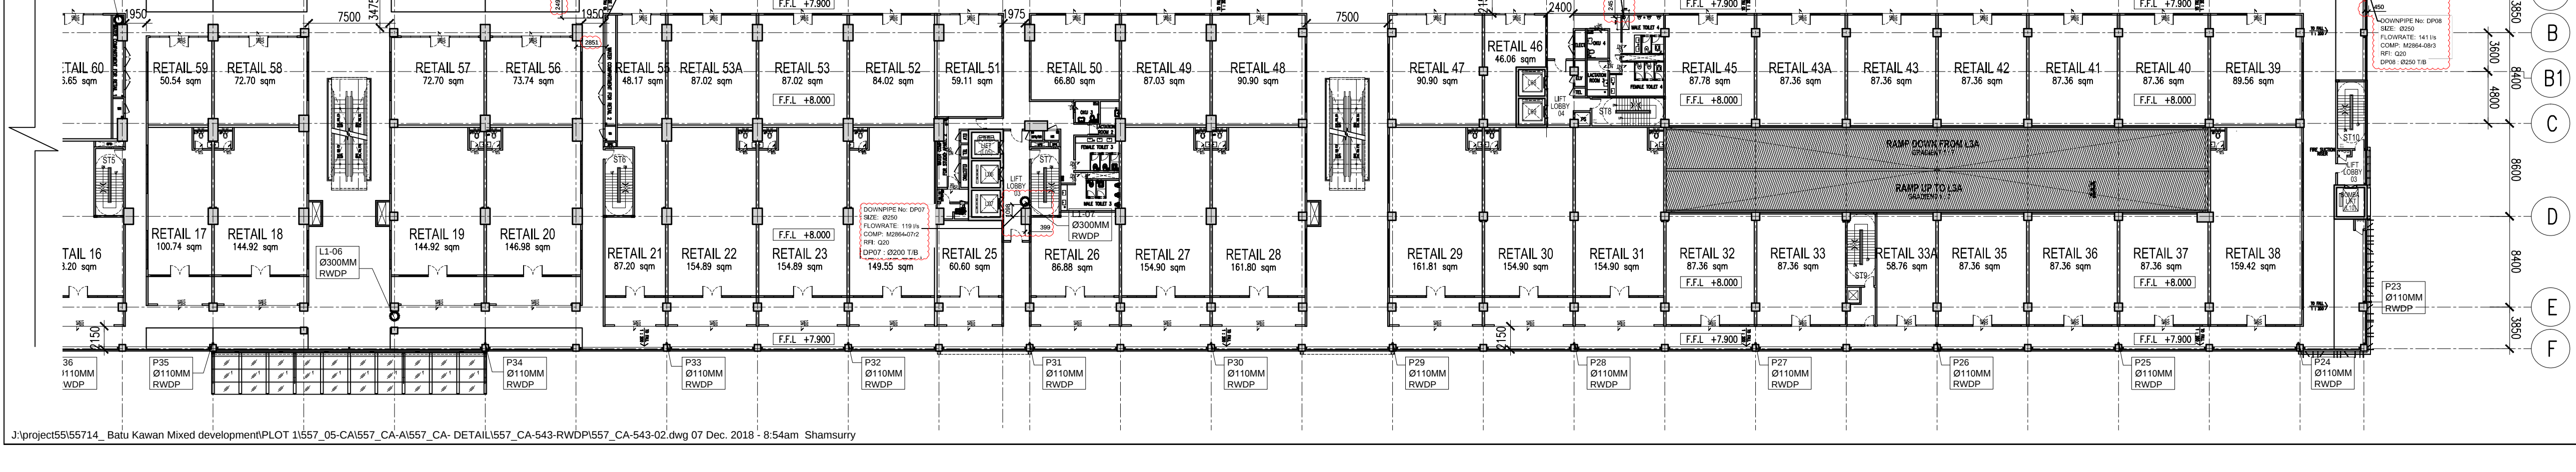

04 RAIN WATER DOWN PIPE - 4TH. FLOOR PLAN
543 NOT TO SCALE

Hak Cipta Terpelihara. Tidak dibenarkan mencetak mana-mana bahagian ilustrasi dalam apa jua bentuk dan dengan apa cara pun samada secara elektronik, mekanik, fotokopi, atau cara lain sebelum mendapat kebenaran bertulis dari BH YEW ARCHITECTS SDN. BHD.

REV.	DATE	DESCRIPTION	REMARK
03/09/2018	03/09/2018	UPDATING DRAWING	abdul rahim
A.01	12/11/2018	UPDATING SYFON DWG AS PER EMAIL (28.03.2018)	abdul rahim

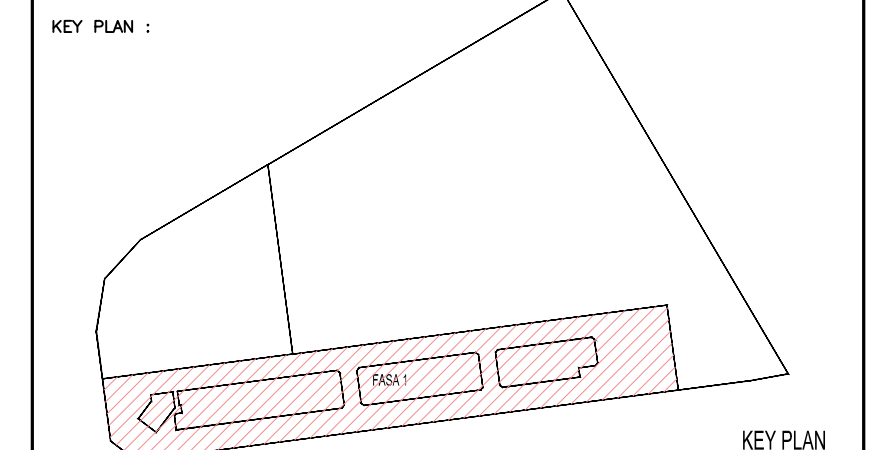

PROJECT TITLE :
CADANGAN MEMBINA PEMBANGUNAN BERCAMPUR DI ATAS LOT 21135, PERSIARAN CASSIA BARAT 3, MUKIM 13, SEBERANG PERAI SELATAN, PULAU PINANG YANG MENGGANDUNGI:-

- FASA 1
- A. 2 BLOK PANGSAPURI PERKHIDMATAN 18 TINGKAT (612 UNIT)
 - B. KEDAI PEJABAT 3 TINGKAT (196 UNIT)
 - C. 5 TINGKAT TEMPAT LETAK KENDERAAN

UNTUK : TETUAN PARAMOUNT PROPERTY (PW) SDN. BHD

LAND OWNER & BUILDING OWNER :

NAMA : MR. OOI HUN PENG
JAWATAN : KETUA PECAWAI EKSEKUTIF
NO. IC : 650619-02-5311
ALAMAT : PARAMOUNT PROPERTY (PW) SDN. BHD
WISMA PARAMOUNT, 1A (1ST FLOOR), LORONG BLM 1/1,
BANDAR LAGUNA MERBOK, 08000 SUNGAI PETANI, KEDAH
NO. TEL : 604 - 441 9191 FAX : 604 - 441 9090

KITCHEN SPECIALIST :

QS CONSULTANT :

M&E CONSULTANT :
PERUNDING P.L.A.
Consulting Mechanical & Electrical Engineers.
8-01, WISMA PANTAI, TEL. NO. : (604) 3337990
JALAN WISMA PANTAI, FAX NO. : (604) 3317337
12200 BUTTERWORTH, PENANG. E-MAIL : projectpla-group.com

C&S CONSULTANT :
PERUNDING KELANA
CIVIL & STRUCTURAL ENGINEERS
Level 12, Unit 12(D), Wisma Boon Siew,
No.1, Penang Road, 10000 Penang.
Tel: 2622628, Fax: 2641618
(Company No. A3023272-1)

DESIGN ARCHITECT :
ARCHITECTURE GROUP - STUDIO A
CPG CONSULTANTS PTE LTD
238B, THOMSON ROAD, #12-02 TOWER B
NOVENA SQUARE, SINGAPORE 307685
Tel: +65 6357 4469 FAX: +65 6357 4469

ARCHITECT :
BH YEW ARCHITECT (SP/Y61)
15TH FLOOR, BANGUNAN AMMETLIFE
NO.1, JALAN LUJUT, 50400 KUALA LUMPUR
TEL: (03) 4043-1346 FAX: (03) 4043-1349
EMAIL: ybhu@nrasb.com.my

LEMBAGA ARKITEK MALAYSIA
No. Pendaftaran: LAMA/Y61
Saya mengesahkan bahawa pelan-pelan yang dihantar adalah mengikut Undang-Undang Keil Bangunan Seragam 1986 dan Undang-Undang Keil Bangunan Seragam (pindaan) 2007 (UKBS-2007) dan piawai-piawai serta garis panduan-panduan dan piawai-piawai Malaysia Pertubuhan Standard Nasional. Saya mengesahkan bahawa kerja-kerja pembinaan akan dijalankan dibawah penyeliaan saya. Saya mengesahkan dan menguak bahawa pelan-pelan bangunan adalah benar dengan pelan merancang yang diluluskan dan akan mematuhi ulusan serta syarat-syarat jabatan teknikal.

CONSTRUCTION DRAWING

NOVEMBER 2018

LUKSIAN :

RAIN WATER DOWN PIPE DETAIL
-2ND. FLOOR PLAN
-3RD. FLOOR PLAN

SCALE : AS SHOWN	CAD NO. : 557_CA-543-02	CHECKED BY : JAWIC	DATE : 30 NOV 2018
DWG STATUS : CA	BLOCK : -	DWG NO. : 543	DWG NO. : 02
BLOCK : -	DWG NO. : 543	DWG NO. : 02	REVISION : A.01